


Ilseburg

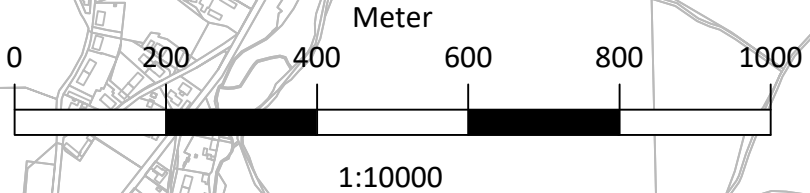

Zeichenerklärung
 ——— gepl. Fernwärmenetz

in Zusammenarbeit mit:
 Energieagentur Lippe GmbH
 Rathausstraße 23
 33813 Oerlinghausen



energieagentur Lippe

Weitergabe und Vervielfältigung der Zeichnung sowie Verwertung und Mitteilung ihres Inhalts sind ohne unsere ausdrückliche Genehmigung nicht gestattet!

Ilseburg Bioenergie GmbH & Co. KG		Vorplanung <i>Bi</i>	
Ilseburg Fernwärme	Proj.- Nr.: 10753	bearbeitet	rke
Übersichtslageplan	Zeichn.- Nr.: 20-0201-00	gezeichnet	pal / bri
geplantes Fernwärmenetz	Maßstab: 1:10000	geprüft	jbü
	Datum: 09.04.2026	Pabsch Ingenieure GmbH Mittellallee 11 31139 Hildesheim Telefon: 05121 7419-0 info@pabsch-ingenieure.de <i>Dr. Pabsch</i>	

PABSCH
 INGENIEURE